


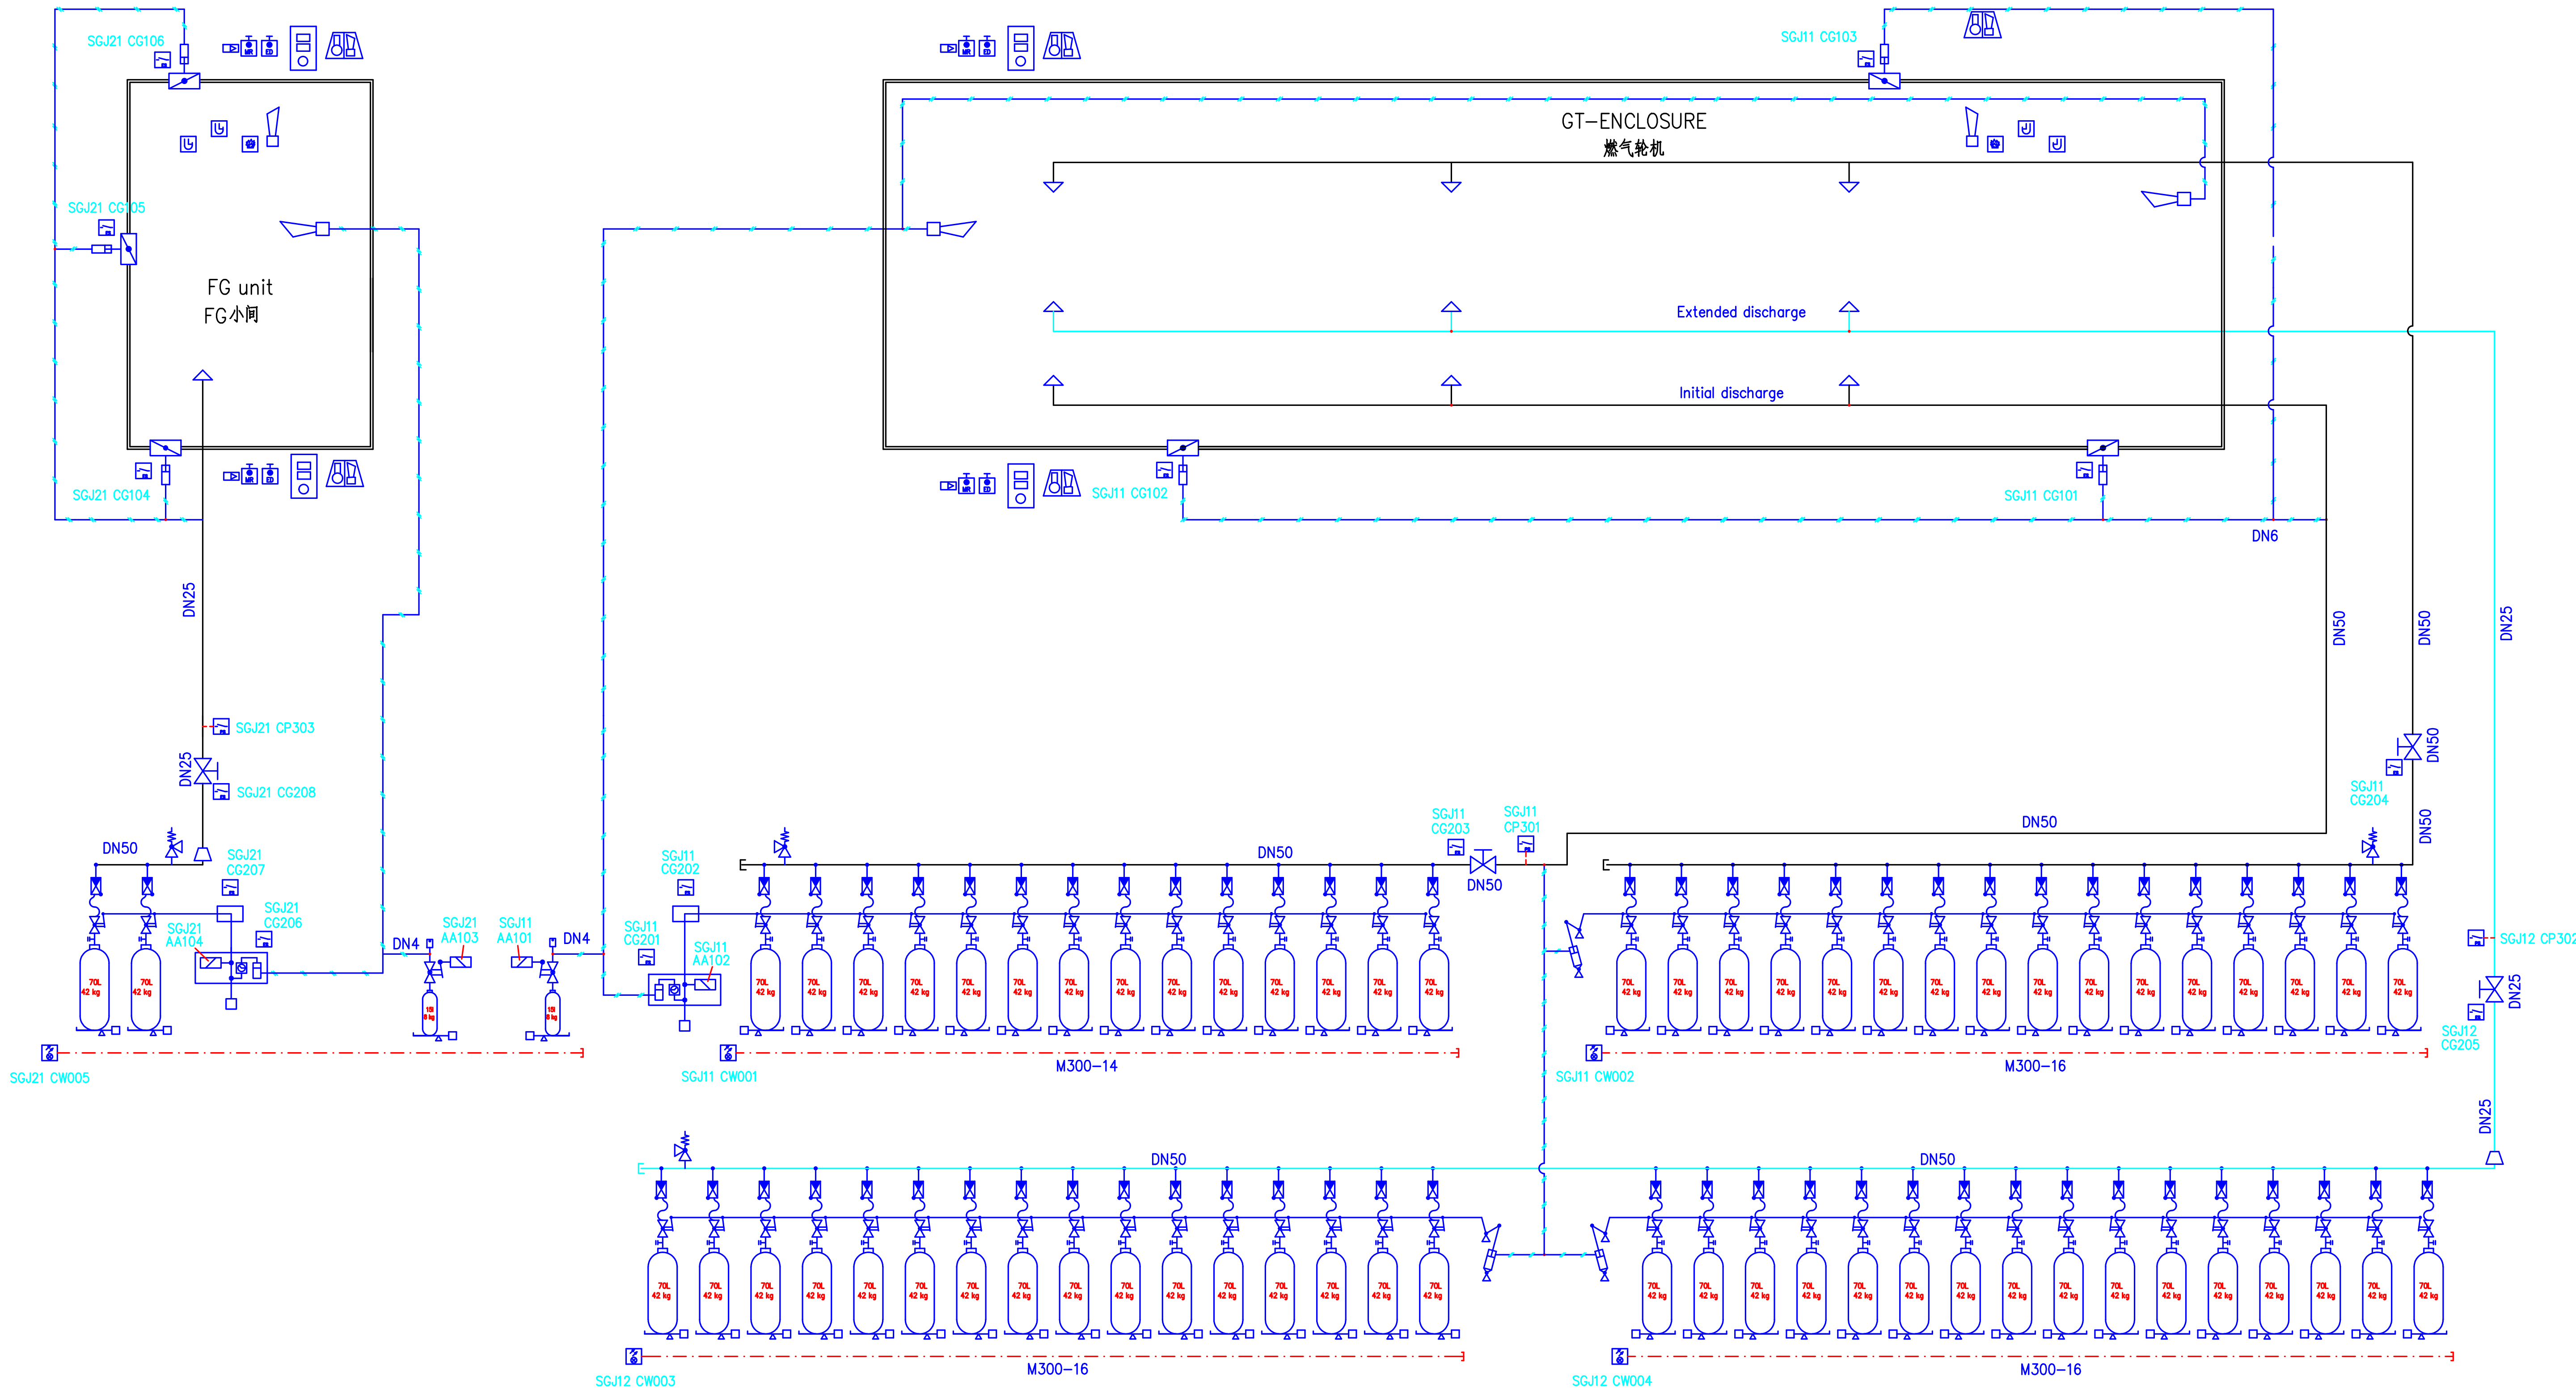

LEGEND

- | | | | | | | | | | | | | | | | | | | | |
|--|-----------------------------|--|--|--|---------------------------|--|---|--|----------------------------|--|------------------------|--|----------------------------|--|-------------------------|--|--------------------------------|--|----------------|
| | Flame detector
火焰探测器 | | Flash light
闪光灯 | | Junction Box
接线箱 | | CO2 nozzle
CO2喷头 | | Alarm horn electr.
电铃喇叭 | | Release piston
释放汽缸 | | High pressure hose
高压软管 | | Weighing device
称重装置 | | CO2-Piping
CO2管道 | | Lockout valve |
| | Heat detector
感温探测器 | | light barrier
光幕 | | Pressure switch
压力开关 | | Safety device
malfunction pressure SFD
安全释放装置 | | Release piston
释放汽缸 | | check valve
单向阀 | | Alarm horn, pneum.
气喇叭 | | Blocking device
锁定装置 | | Pneumatic release pipe
气释放管 | | Selector valve |
| | Manual Release
手动释放按钮 | | Cyl. valve with
electr. release
电释放汽缸头 | | Limit switch
行程开关 | | Solenoid
电磁阀 | | CO2 - Cylinder
CO2 钢瓶 | | check valve
单向阀 | | Alarm horn, pneum.
气喇叭 | | Blocking device
锁定装置 | | Pneumatic release pipe
气释放管 | | Selector valve |
| | Extinguishing Delay
停止装置 | | Button
按钮 | | Status Indicator
状态指示器 | | Release piston
释放汽缸 | | CO2 - Cylinder
CO2 钢瓶 | | check valve
单向阀 | | Alarm horn, pneum.
气喇叭 | | Blocking device
锁定装置 | | Pneumatic release pipe
气释放管 | | Selector valve |

Note:
The quantity of detectors are only information in the drawing.
Please see the BD drawing for the detail.
图中探测器数量仅供参考, 请见火灾报警系统图.

系统名称		广东百安机电消防工程有限公司		工程名称		中海油珠海天然气发电有限公司燃气轮机项目	
设计		王海峰	王海峰	审核		王海峰	王海峰
校核		王海峰	王海峰	分号		A114015225	证书编号
审核		王海峰	王海峰	图名		燃气轮机FG小间CO2全淹没灭火系统系统图	图号
批准		王海峰	王海峰	设计阶段		施工图	比例
版本		内容	日期	页数		共1页	第1页