


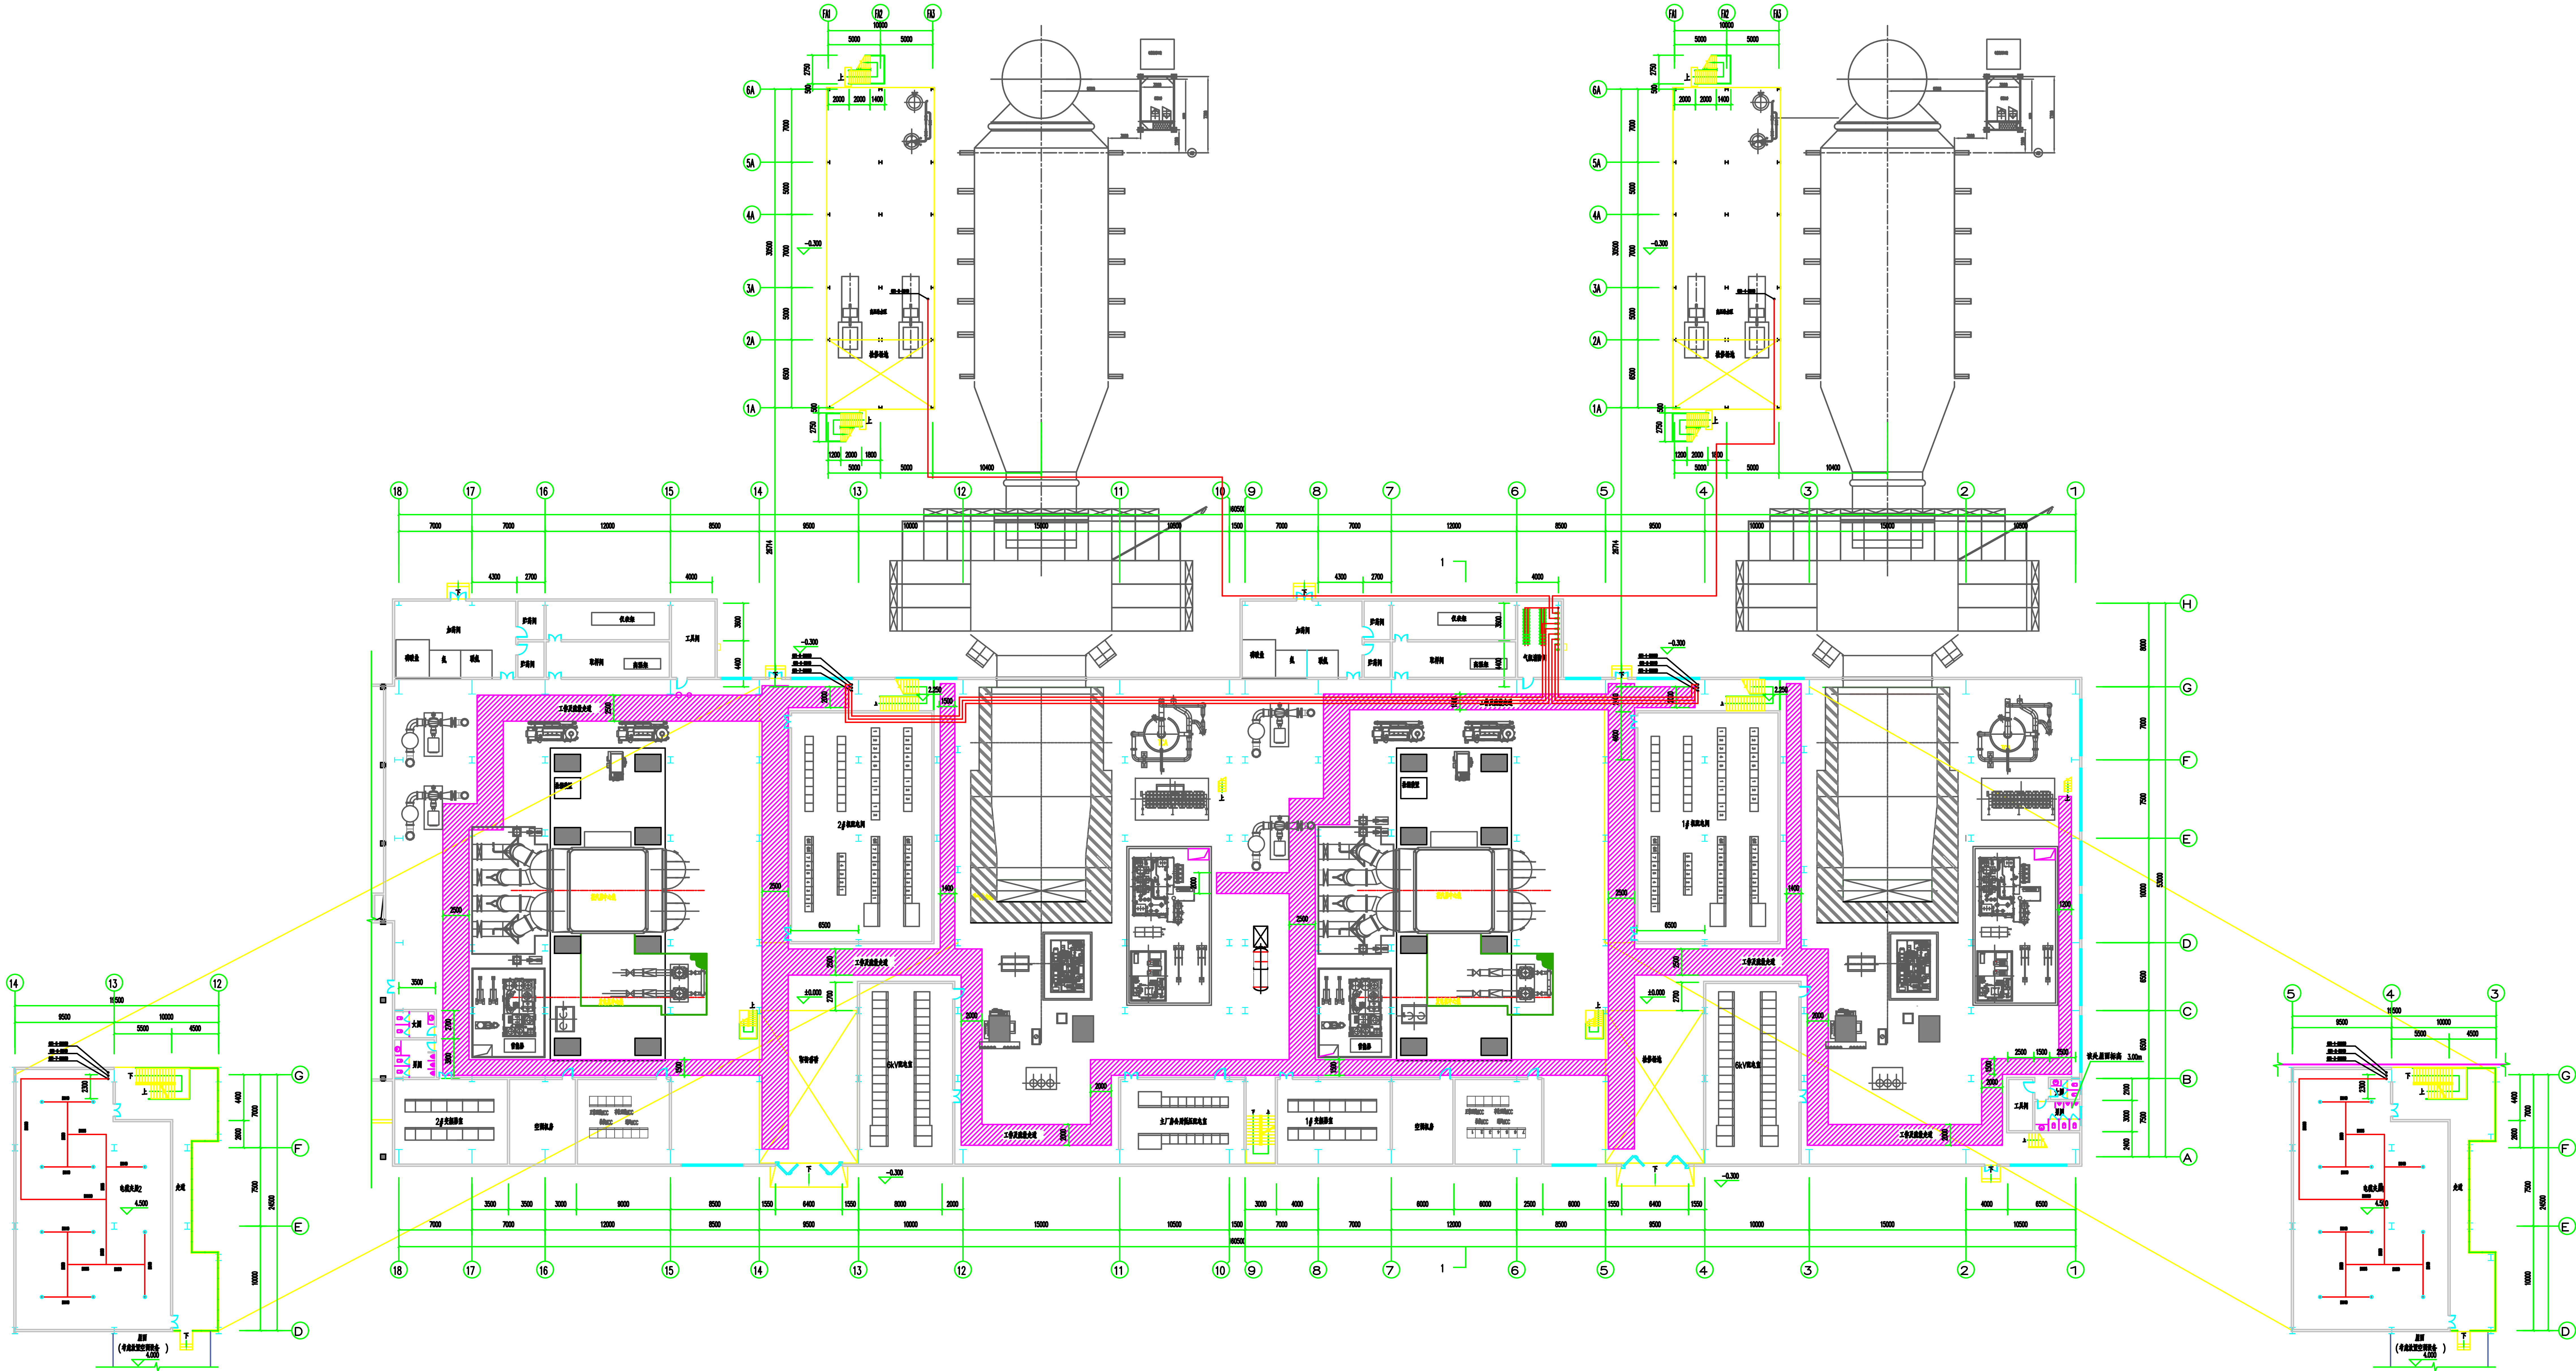

电缆夹层 4.500m 层平面图 1:200

主厂房±0.000m 层平面图 1:200

电缆夹层 4.500m 层平面图 1:200

注: 零A列的房间除特殊说明外, 屋面标高为 4.50m.

广东百安机电消防安装工程有限公司				中海油珠海天然气发电有限公司热电厂项目			
设计单位	A114015225	设计人	王学军	设计单位	中海油珠海天然气发电有限公司	设计人	王学军
审核人	周小松	审核人	王学军	审核人	周小松	审核人	王学军
编制人	周小松	编制人	王学军	编制人	周小松	编制人	王学军
工程名称	主厂房±0.000m层管网平面图			工程名称	主厂房±0.000m层管网平面图		
工程内容	电缆夹层4.500m层管网平面图			工程内容	电缆夹层4.500m层管网平面图		
比例	1:200			比例	1:200		
图号	BA-10-06			图号	BA-10-06		
日期	2012.12			日期	2012.12		